


Poziom 0

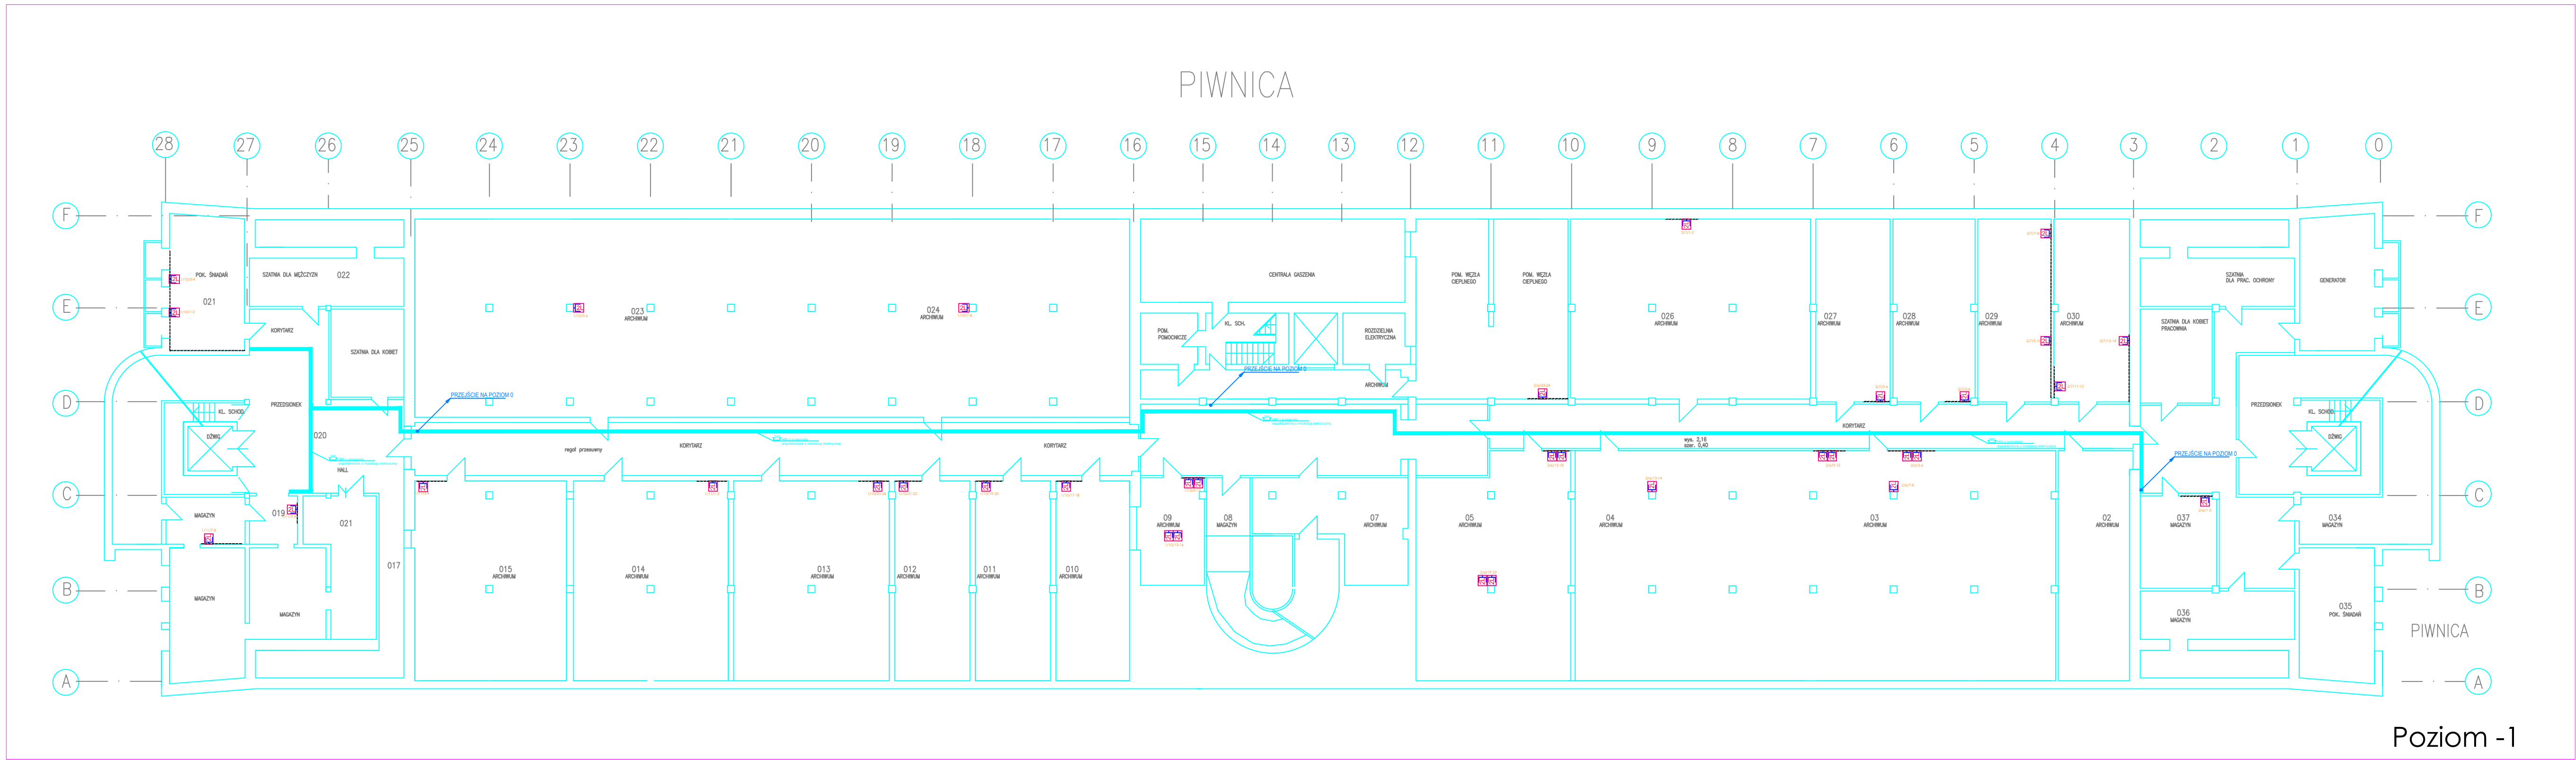

Poziom -1

numer rewizji	treść modyfikacji	faza	data

uwagi

2L 2xgniazda DATA+2xgniazda 230V+2xgniazda sieci LAN

naścienna linia kablowa dwudzielna z możliwością montażu osprzętu Mosaic bezpośrednio w listwie

projekt

MODERNIZACJA BUDYNKU "C" PRZY UL. KŁOBUCKIEJ 21 W WARSZAWIE			
inwestor			
INSTYTUT PAMIĘCI NARODOWEJ Komisja Ścigania Zbrodni przeciwko Narodowi Polskiemu ul. Wołoska 7, 02-675, Warszawa			
faza projektu	PROJEKT BUDOWLANO-WYKONAWCZY		BW
tom	INSTALACJE TELETECHNICZNE		TT
biuro projektowe			
		E4D WOJCIECH ŚLIWIŃSKI 96-500 Sochaczew, Kuzmoch 91E tel. +48 502 455 029 e-mail: wojciech.sliwinski@gmail.com	
projektant	Andrzej Wojciechowski MAZ/0273/PW0E/09		
kreślił	Wojciech Śliwiński		
treść rysunku			
RZUT PIĘTRA - 1 i 0 INSTALACJA GNAZD IT			
nr modyfikacji	data	WARSZAWA 2015.11	skala 1:200
nr rysunku			

TT-1